

MAPA DO CELÓW PROJEKTOWYCH

Aktualna na dzień: 2024.06.17

Skala: 1:500

jednostka ewidencyjna: 061508_2 Wohyń

obręb ewidencyjny: 0007 Kuraszew

obręb ewidencyjny: 0012 Suchowola

układ współrzędnych – 2000 8/24

poz. odniesienia: PL-EVRF2007-NH

GN.I.6640.720.2024

Wydruk dnia: 2024.06.19

RDZ GEODEZJA
ul. Nadwitnie 32
21-300 Radzyń Podlaski
tel. 576-995-545
NIP: 5381831691

„Wykonanie niniejszej mapy nie było poprzedzone ustaleniami dotyczącymi ewentualnych służebności gruntowych obciążających grunty położone w granicach projektowanej inwestycji budowlanej.”

UWAGA!

Oświadczam, że prace wykonane do zgłoszenia nr GN.I.6640.720.2024

Otrzymały pozytywny protokół weryfikacji i zostały przyjęte do

państwowego zasobu geodezyjno-kartograficznego w Radzynie Podlaskim

za nr ewidencyjnym P.0615.2024.689 w dniu 2024.06.19.

Jestem świadomy odpowiedzialności karnej za złożenie fałszywego oświadczenia.


GEODETA UPRAWNIONY

Adam Jasiński

Nr upr. 1493

PROJEKT REMONTU KOŚCIOŁA

 
LOKALIZACJA KOŚCIOŁA – PROJEKT ZAGOSPODAROWANIA I

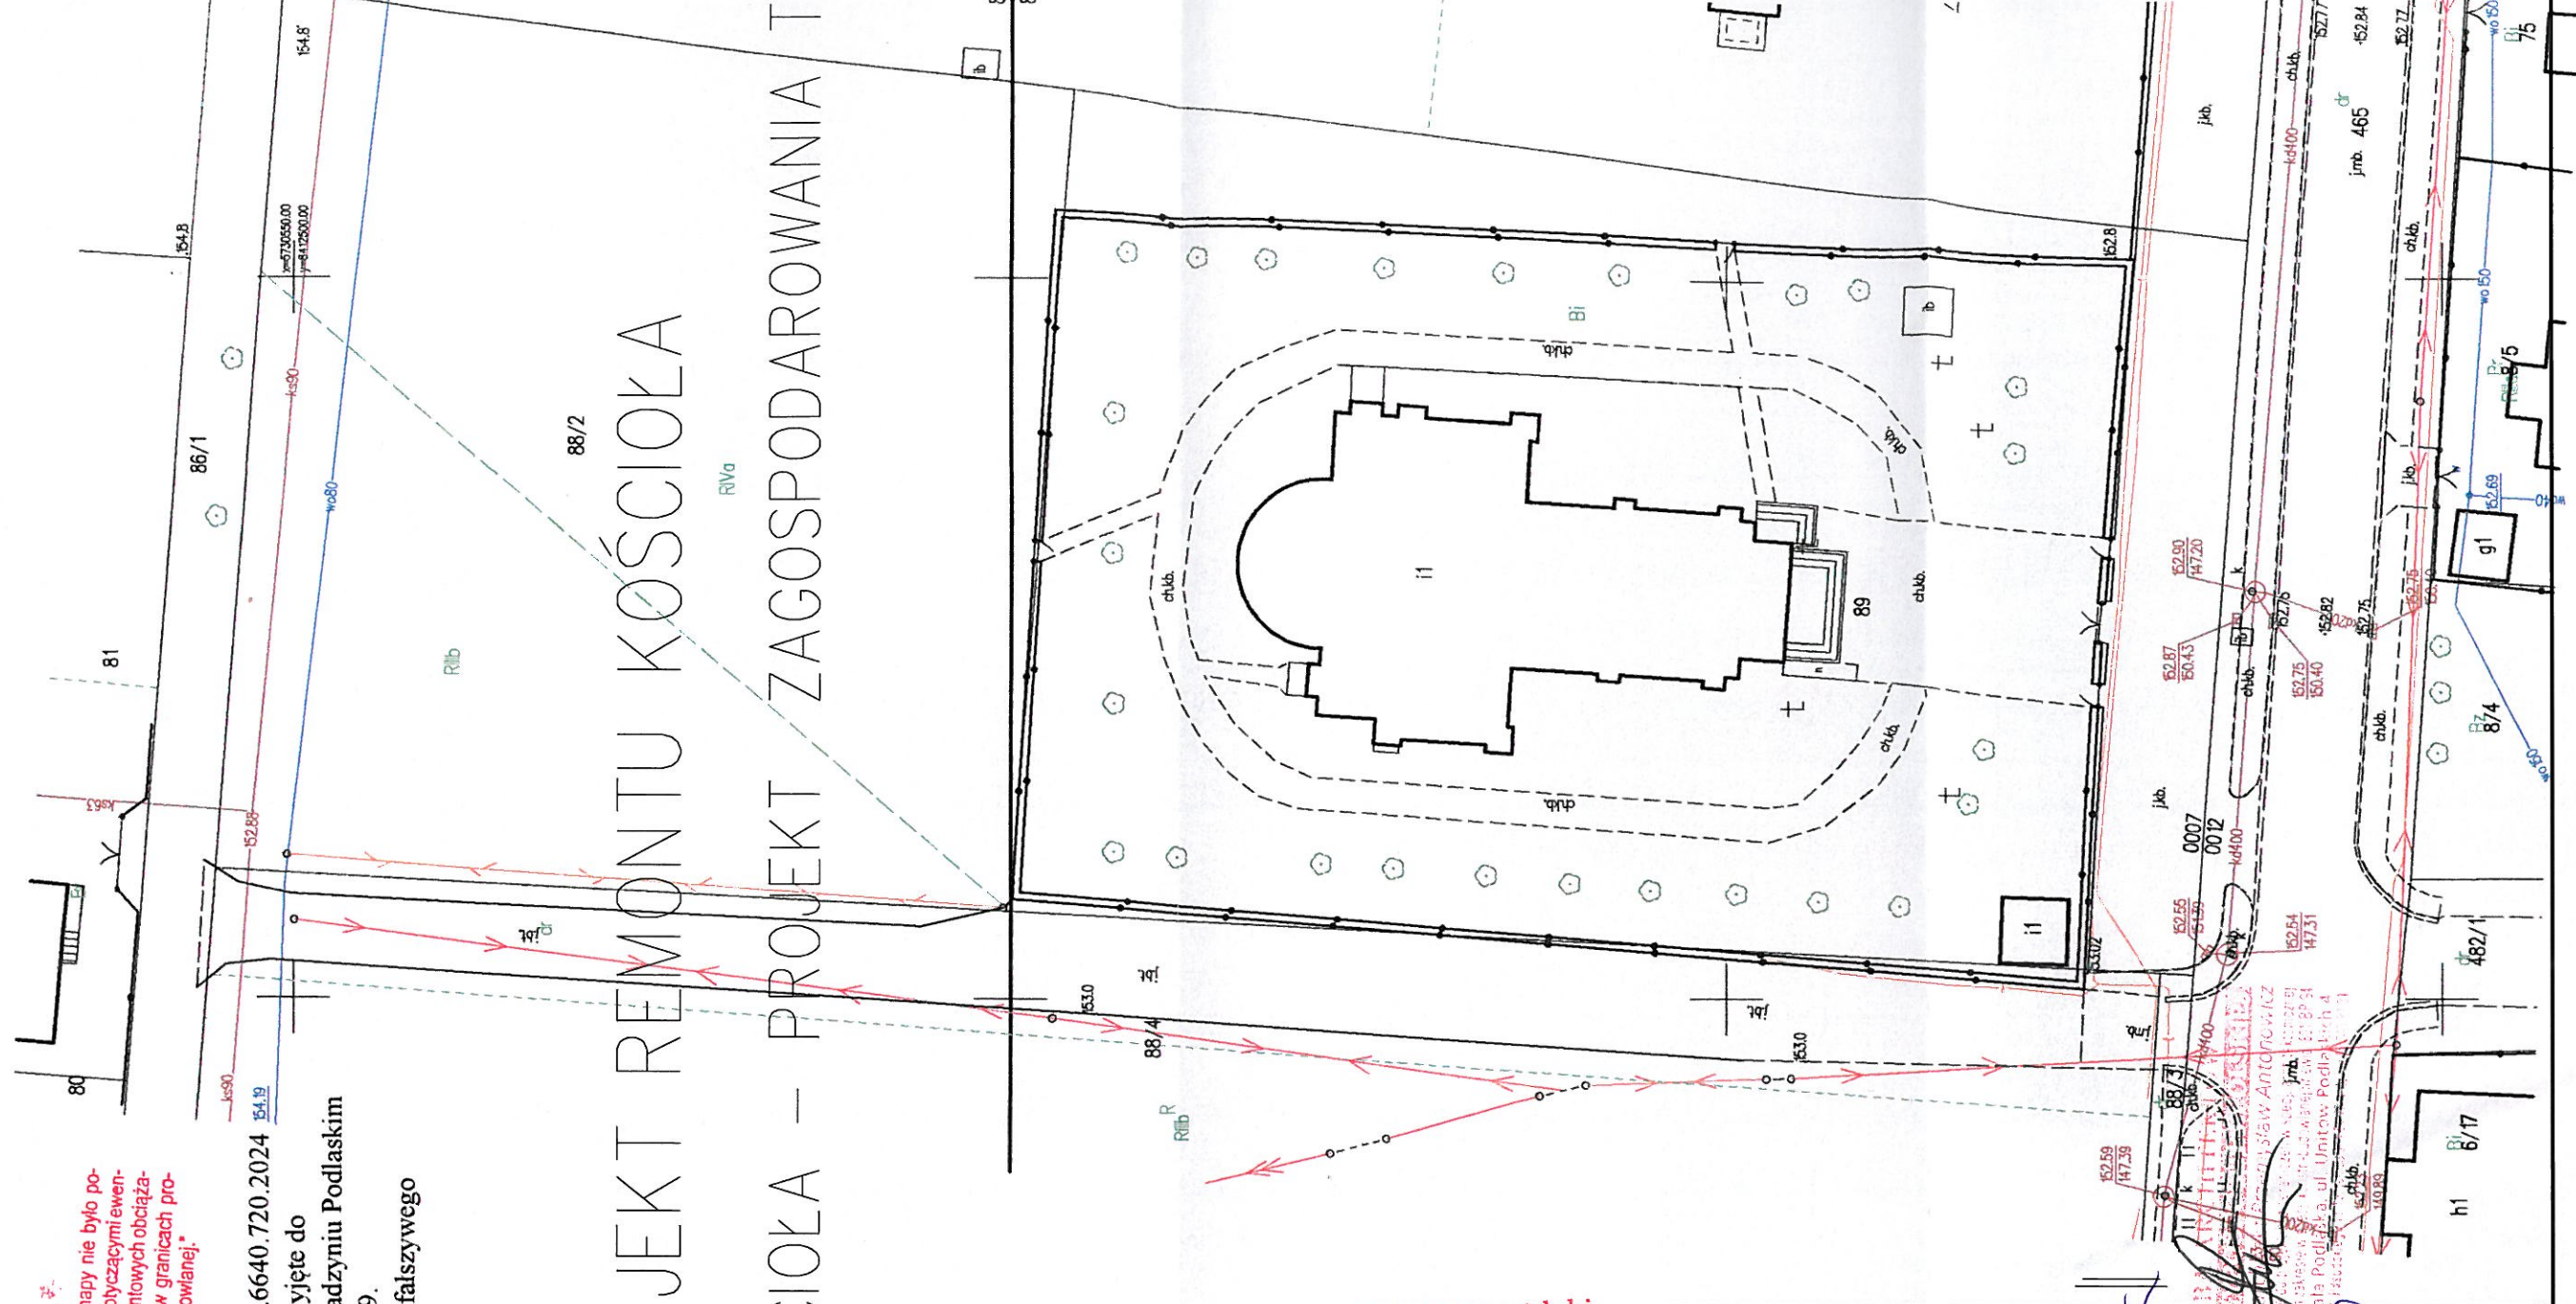

Lubelski Wojewódzki
Konservator Zabytków
w Lublinie

Z up. Lubelskiego Wojewódzkiego
Konservatora Zabytków
mgr inż. arch. Arkadiusz B...

2024-06-26

		Autorska Pracownia Architektoniczna "ARKADA" ul. Uniów Podlaskich 4, 21-500 Biała Podlaska PRACOWNIA: ul. Piłsudskiego 13/15, 21-500 Biała Podlaska KONTAKT: tel./fax: 83 343 97 31 tel. kom.: 502 116 520	
OPRACOWANIE:		PROJEKT BUDOWLANY	
CZĘŚĆ I OPRACOWANIE:	LOKALIZACJA – PROJEKT ZAGOSPODAROWANIA TERENU	DATA:	10 CZERWCA 2024
		NR RYSUNKU:	1
TEMA:	REMONT KOŚCIOŁA PARAFIALNEGO		
LOKALIZACJA	SUCHOWOLA 27 :21-310WOHYŃ jedn.ewid. 061508_2 Wohyń obręb: 0007Kuraszew/ 00012 Suchowola działka nr geod. 89		
RYSunek	LOKALIZACJA PROJEKT ZAGOSPODAROWANIA TERENU 1:500		
Projektant architektoniczny i konstrukcyjny	arch. Przemysław Antonowicz	NUMER UPRAWNIENIA	801/BP/94 w spec. jawnosci architektonicznej i konstrukcyjnej
Asystent projektanta	inż. Patryk Kukawski	NUMER UPRAWNIENIA	778/BP/94 w spec. jawnosci inżynierskiej
Projektant branża sanitarna	inż. Elżbieta Ostrowska	NUMER UPRAWNIENIA	408/0291/P0005/13 w spec. jawnosci inżynierskiej
Projektant branża elektryczna	mgr inż. Paweł Denituk	NUMER UPRAWNIENIA	98/LBOKK/2012 w spec. jawnosci elektrycznej
SPRAWDZIŁ:	arch. Dorota Antonowicz	DATA SPRAWDZENIA:	22 CZERWCA 2023
WSZELKIE PRAWA ZASTRZEŻONE			
Opracowanie chronione prawem Autorskim zgodnie z ustawą z dnia 23 lipca 1994r. o prawie autorskim i prawach pokrewnych, z art. 17 § 1 pkt 2, 3, 4, 99, 100.			